


**UWAGA**  
URZĄDZENIA ZLOKALIZOWANO  
W ODLEGŁOŚCI PONAD 5,0 m  
OD OTWORÓW OKIENNYCH  
I DRZWIOWYCH BUDYNKU  
MIESZKALNEGO

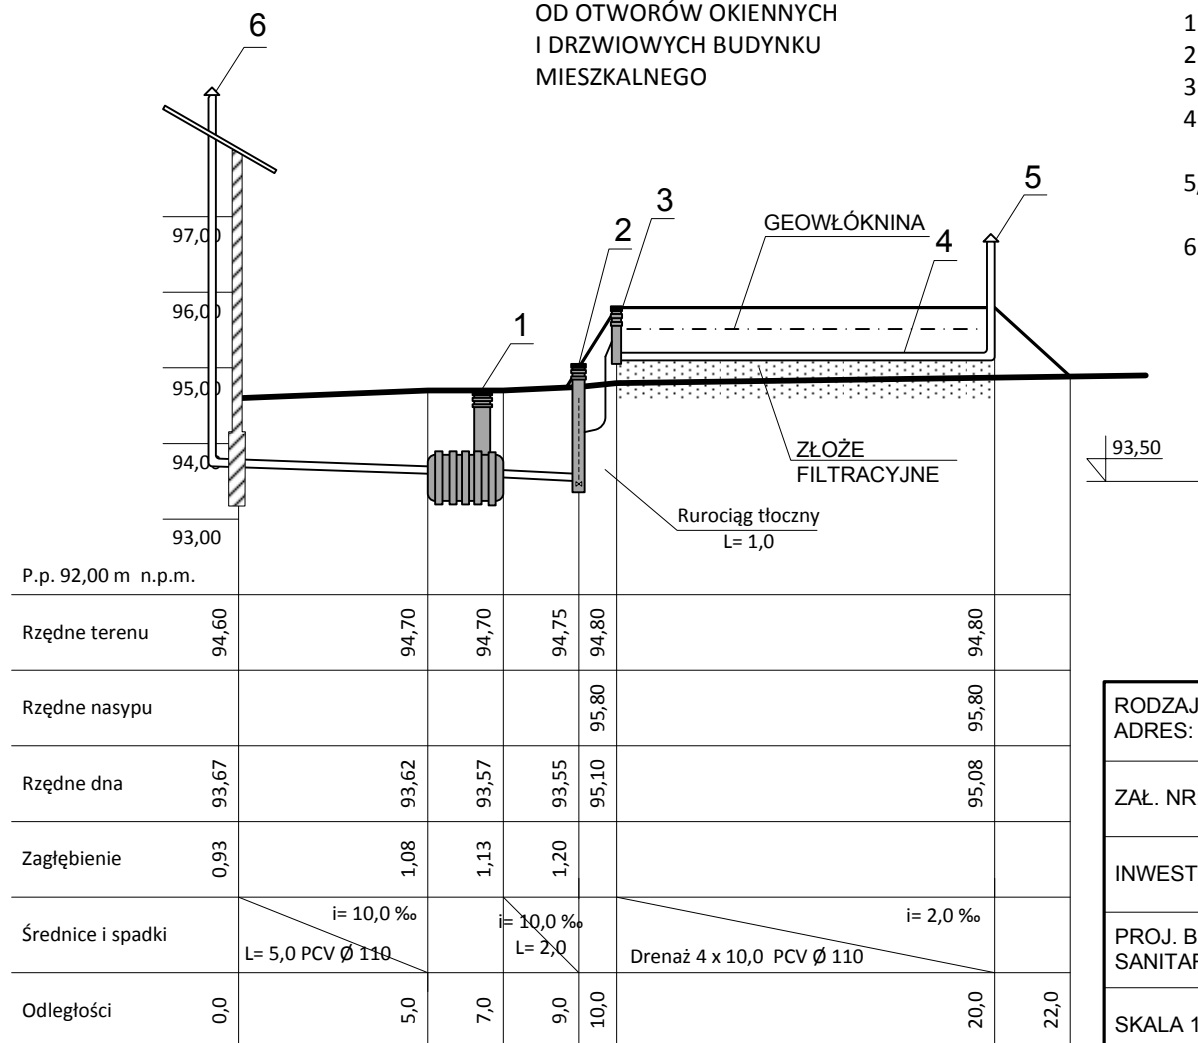

### LEGENDA

- 1 - Proj. osadnik 2000 dm<sup>3</sup>
- 2 - Proj. przepompownia ścieków
- 3 - Proj. studzienka rozdzielcza z pokrywą
- 4 - Proj. drenaż rozsączający L = 4 x 10,0 w kopcu filtracyjnym
- 5/n - Proj. wentylacja niska drenażu zakończona wywiewkami,
- 6 - Proj. wentylacja pionu kanalizacyjnego

RODZAJ DOK.: ADRES:	P. B. PRZYDOMOWEJ OCZYSZCZALNI ŚCIEKÓW OSŁONKI 20, dz. nr 68/2, gm. OSIĘCINY	
ZAŁ. NR: 4/11	PROFIL PODŁUŻNY OCZYSZCZALI	
INWESTOR:	GMINA OSIĘCINY I Armii Wojska Polskiego 14 88-220 OSIĘCINY	
PROJ. BRANŻY SANITARNEJ	mgr inż. WIESŁAW BUBAK UA-V-7342-5/91/92 Wk	podpis
SKALA 1: 100 200	DATA WYK.: PAŹDZIERNIK 2013 r.	