


**UWAGA**

URZĄDZENIA ZLOKALIZOWANO  
W ODLEGŁOŚCI PONAD 5,0 m  
OD OTWORÓW OKIENNYCH  
I DRZWIOWYCH BUDYNKU  
MIESZKALNEGO

**LEGENDA**

- 1 - Proj. osadnik 1500 dm<sup>3</sup>
- 2 - Proj. przepompownia ścieków
- 3 - Proj. studzienka rozdzielcza z pokrywą
- 4 - Proj. drenaż rozsączający L = 3 x 9,0 w kopcu filtracyjnym
- 5/n - Proj. wentylacja niska drenażu zakończona wywiewkami,
- 6 - Proj. wentylacja pionu kanalizacyjnego
- 7 - Proj. studnia rewizyjna

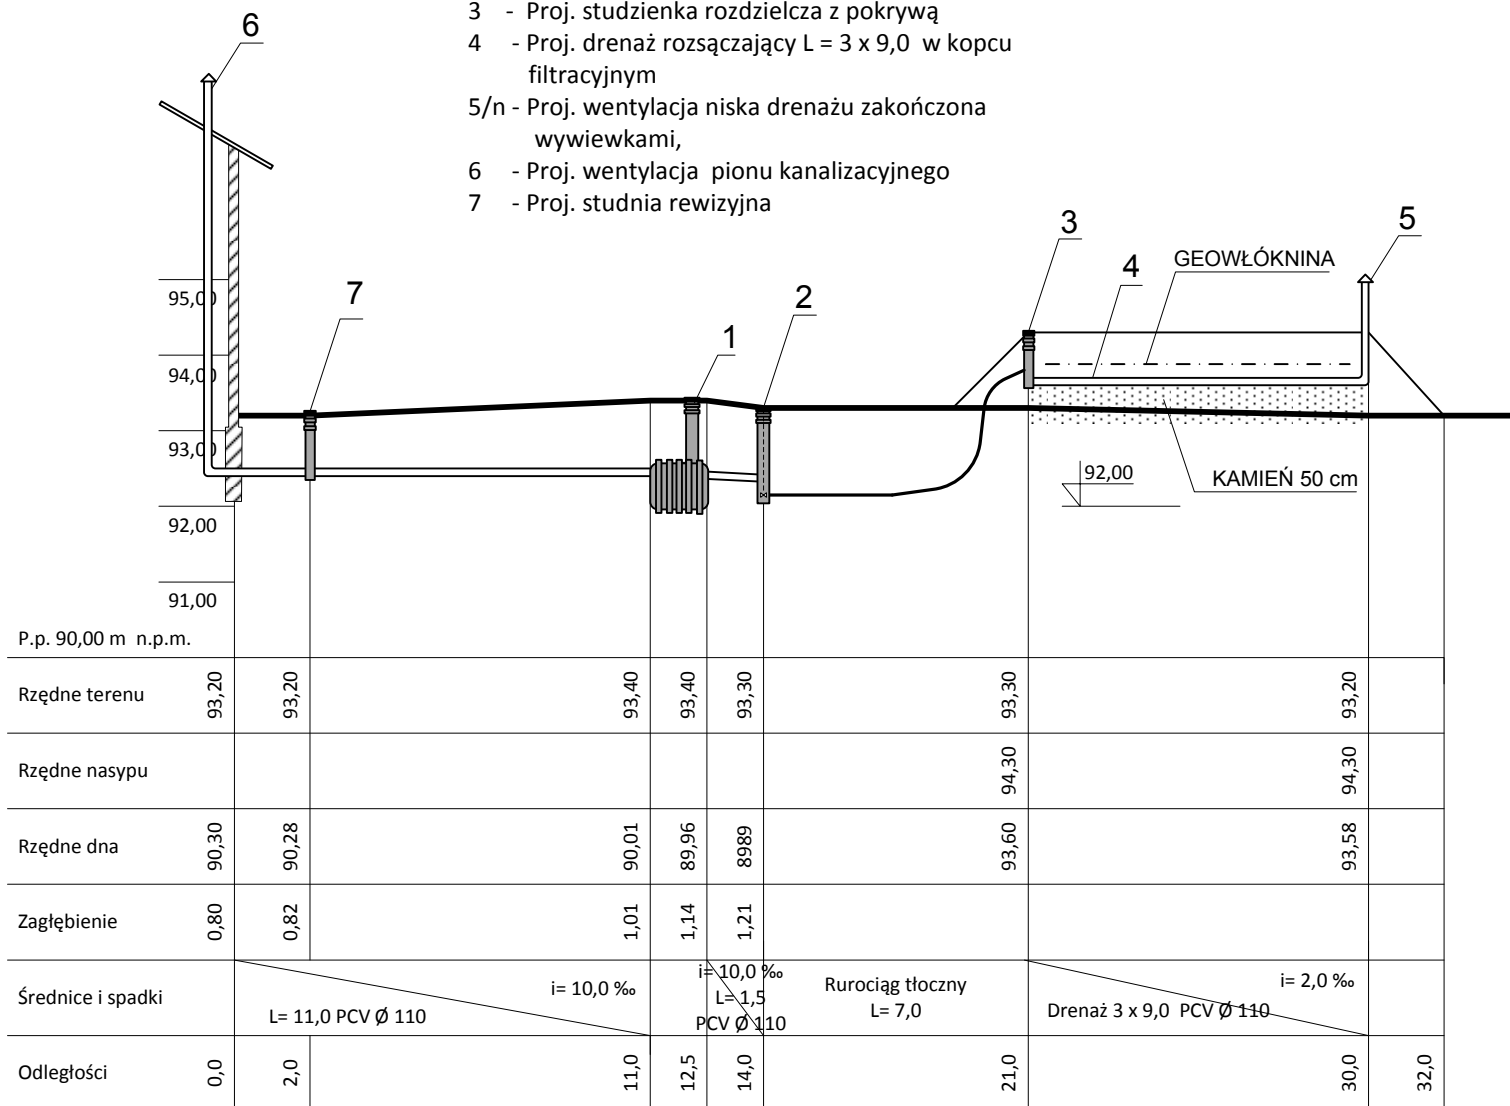

SKALA 1: 200	DATA WYK.: PAŹDZIERNIK 2013 r.	EGZ. NR
PROJ. BRANŻY SANITARNEJ	mgr inż. WIESŁAW BUBAK UA-V-7342-5/91/92 WK	podpis
INWESTOR:	GMINA OSIĘCINY I Armii Wojska Polskiego 14 88-220 OSIĘCINY	
ZaŁ. NR: 4/14	PROFIL PODŁUŻNY PRZŁĄCZA	
ADRES:	P. B. PRZYDOMOWEJ OCZYSZCZALNI ŚCIEKÓW BARTŁOMIEJOWICE, dz. nr 25, gm. OSIĘCINY	
RODZAJ DOK.:		