


UWAGA

URZĄDZENIA ZLOKALIZOWANO
W ODLEGŁOŚCI PONAD 5,0 m
OD OTWORÓW OKIENNYCH
I DRZWIOWYCH BUDYNKU
MIESZKALNEGO

LEGENDA

- 1 - Proj. osadnik 2000 dm³
- 2 - Proj. przepompownia ścieków
- 3 - Proj. studzienka rozdzielcza z pokrywą
- 4 - Proj. drenaż rozsączający L=3 x 12,0 w kopcu filtracyjnym
- 5/n - Proj. wentylacja niska drenażu zakończona wywiewkami,
- 6 - Proj. wentylacja pionu kanalizacyjnego

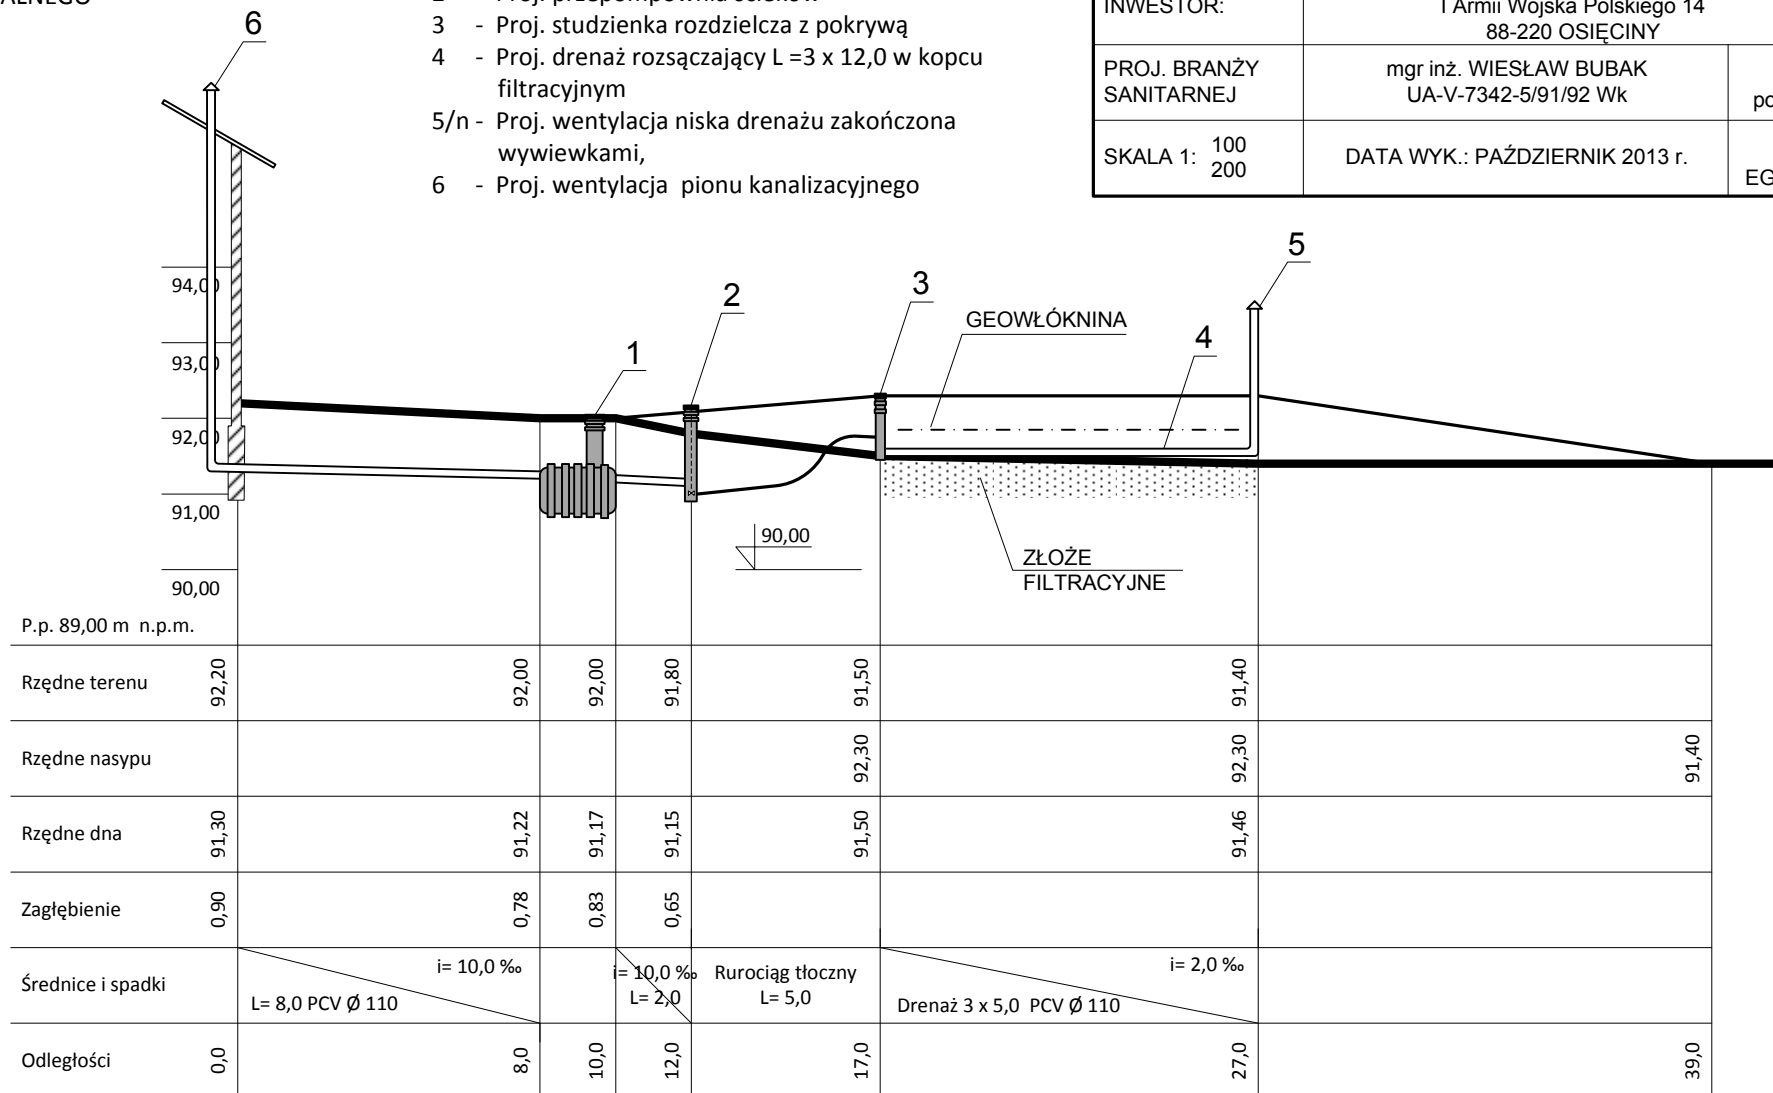

RODZAJ DOK.: ADRES:	P. B. PRZYDOMOWEJ OCZYSZCZALNI ŚCIEKÓW BORUCIN 16, dz. nr 68/5, gm. OSIĘCINY	
ZAŁ. NR: 4/9	PROFIL PODŁUŻNY OCZYSZCZALNI	
INWESTOR:	GMINA OSIĘCINY I Armii Wojska Polskiego 14 88-220 OSIĘCINY	
PROJ. BRANŻY SANITARNEJ	mgr inż. WIESŁAW BUBAK UA-V-7342-5/91/92 Wk	podpis
SKALA 1: 100 200	DATA WYK.: PAŹDZIERNIK 2013 r.	EGZ. NR