


LEGENDA

- 1 - Proj. osadnik 1500 dm³
 2 - Proj. przepompownia ścieków
 3 - Proj. studzienka rozdzielcza z pokrywą
 4 - Proj. drenaż rozsączający L = 2 x 8,0 w kopcu filtracyjnym
 5/n - Proj. wentylacja niska drenażu zakończona wywiewkami,
 6 - Proj. wentylacja pionu kanalizacyjnego

UWAGA

URZĄDZENIA ZLOKALIZOWANO
 W ODLEGŁOŚCI PONAD 5,0 m
 OD OTWORÓW OKIENNYCH
 I DRZWIOWYCH BUDYNKU
 MIESZKALNEGO

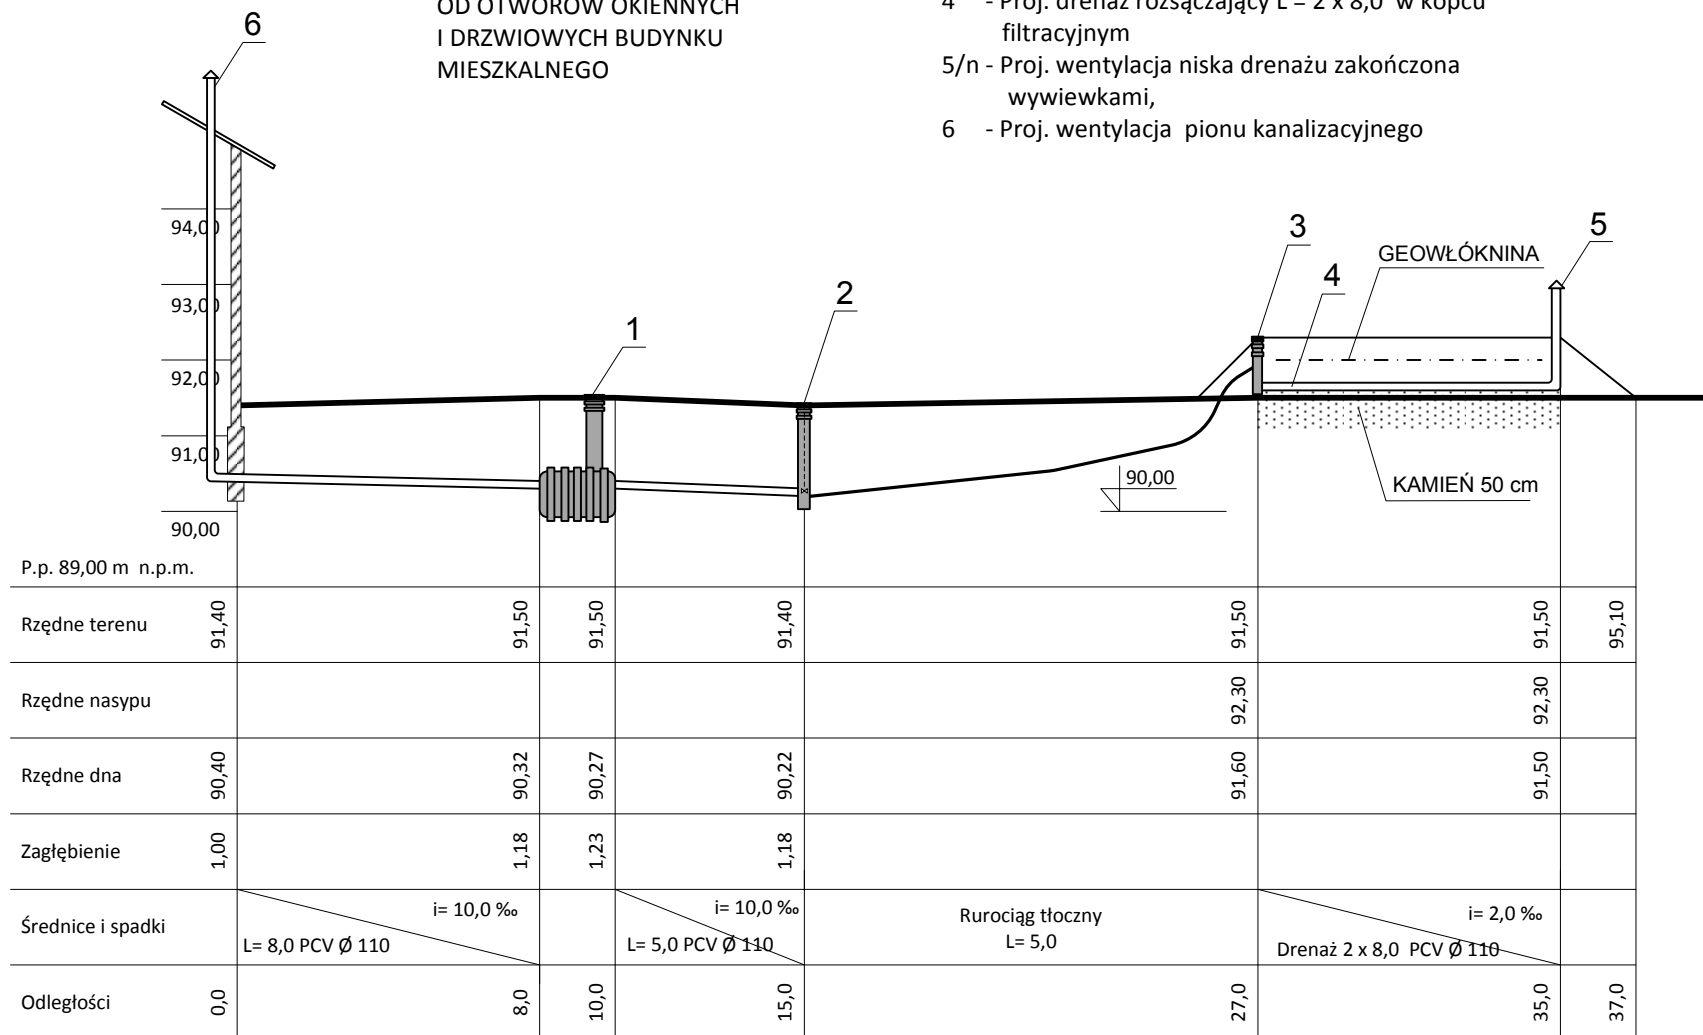

RODZAJ DOK.:	ADRES:	PROJ. BRANŻY SANITARNEJ	INWESTOR:	ZAK. NR: 4/17	EGZ. NR
P. B. PRZYMOWEJ OCZYSZCZALNI ŚCIEKÓW LEKARZEWICE 16, dz. nr 36, gm. OSIĘCIN	PROJ. BRANŻY SANITARNEJ	mgr inż. WIESŁAW BUBAK UA-V-7342-5/91/92 WK	GINA OSIĘCIN I Armii Wojska Polskiego 14 88-220 OSIĘCIN	PROFIL PODŁUŻNY OCZYSZCZALNI	DATA WYK.: PAŹDZIERNIK 2013 r.
SKALA 1: 200					