


**LEGENDA**

- 1 - Proj. osadnik 3000 dm<sup>3</sup>
- 2 - Proj. przepompownia ścieków
- 3 - Proj. studzienka rozdzielcza z pokrywą
- 4 - Proj. drenaż rozsączający L=3 x 15,0 w kopcu filtracyjnym
- 5/n - Proj. wentylacja niska drenażu zakończona wywiewkami,
- 6 - Proj. wentylacja pionu kanalizacyjnego

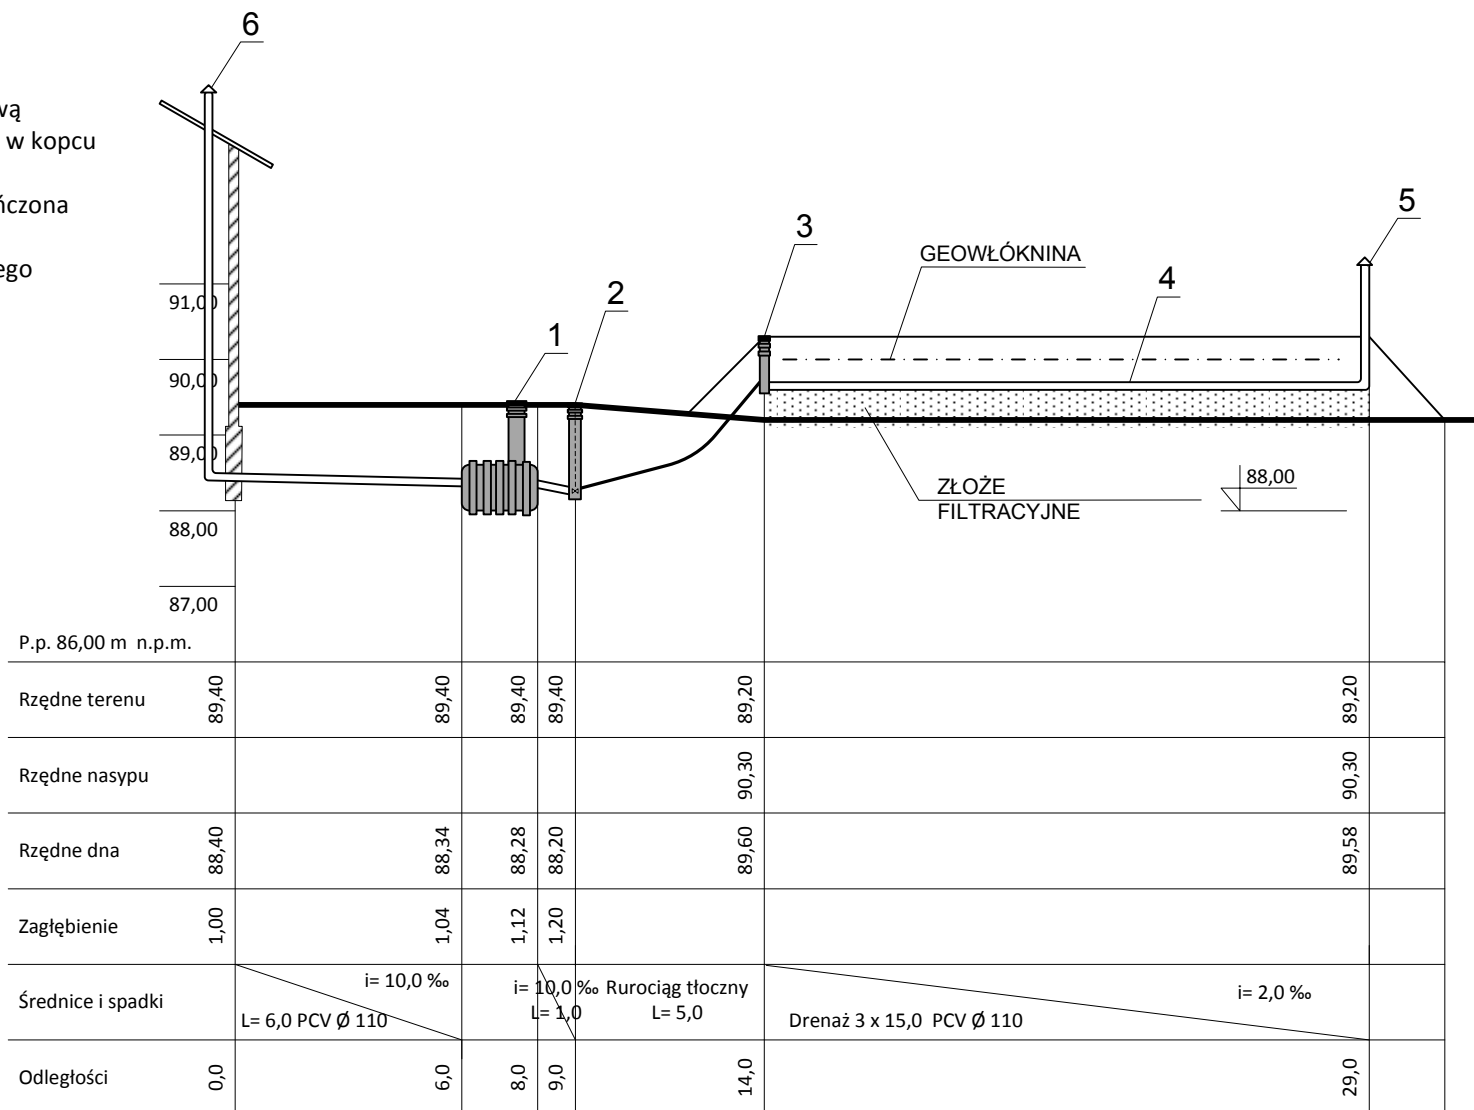

RODZAJ DOK.: ADRES:	P. B. PRZYDOMOWEJ OCZYSZCZALNI ŚCIEKÓW SAMOZYCE 22, dz. nr 29/2, gm. OSIĘCIN		
ZAL. NR: 4/3	PROFIL PODŁUŻNY OCZYSZCZALNI		
INWESTOR:	GMINA OSIĘCIN I Armii Wojska Polskiego 14 88-220 OSIĘCIN		
PROJ. BRANŻY SANITARNEJ	mgr inż. WIESŁAW BUBAK UA-V-7342-5/91/92 WK		
SKALA 1: 100 200	DATA WYK. PAŹDZIERNIK 2013 r.		
	EGZ. NR		