




A

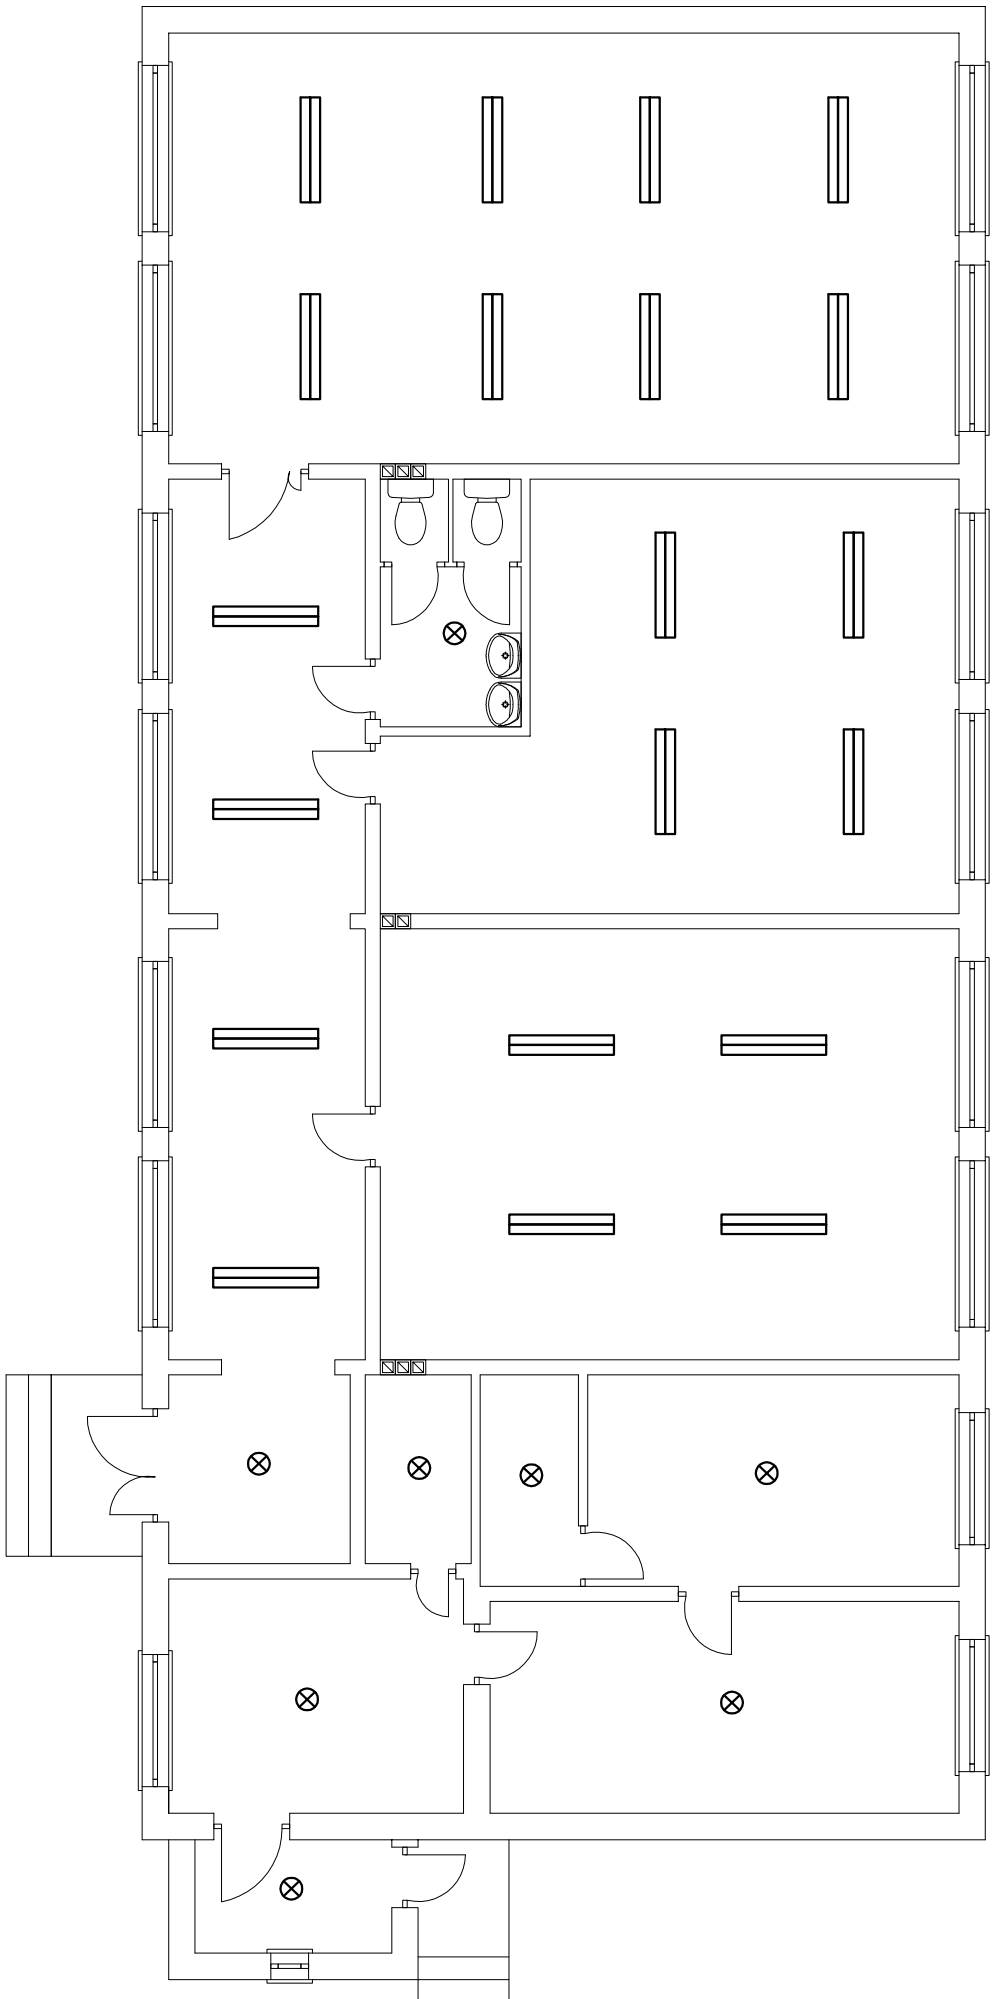

LEGENDA:

-  oprawa ręczcowa podwójna  
-wymiana rur ręczcówek na LED
-  oprawa żarowa  
-wymiana żarówek na LED

Rzut parteru  
instalacja oświetleniowa  
skala 1:100

STATUS:

PROJEKT TERMOMODERNIZACJI



PRZEDSIĘBIORSTWO PRODUKCYJNO-HANDLOWE  
KRAJAN Sp. z o.o.  
Wiśniewa 18  
89-400 Sepolno Krajeńskie  
t. 052 388 10 10  
f.k. 502 48 37 21

email: [krajan@inbox.com](mailto:krajan@inbox.com)

www: [www.pphkrajan.pl](http://www.pphkrajan.pl)

INWESTOR:

GMINA OSIĘCIN  
UL. I ARMII WOJSKA POLSKIEGO 14  
88-220 OSIĘCIN

OBIEKT:

PRZEDSZKOLE W KOŚCIELNEJ WSI  
KOŚCIELNA WIEŚ dz. nr 98/7  
GMINA OSIĘCIN

TYTUŁ RYS.:

RZUT PARTERU INSTALACJA OŚWIELENIOWA

PROJEKTANT KONSTRUKCJA:

mgr inż. Kłopotowski

mgr inż. Gabriela Szpółda

PROJEKTANT INSTALACJE ELEKTRYCZNE:

mgr inż. UAB

mgr inż. Gabriela Szpółda

SKALA

1:100

NR. PROJ.  
2016

NR. RYS.  
1E

DATA:  
10.2016