

# MAPA DO CELÓW PROJEKTOWYCH

## Projekt zagospodarowania terenu dla projektu przebudowy oczyszczalni ścieków w Osiecinach, działka nr 588/1

Skala: 1:1000  
Obręb: 0016 Osiećciny dz. 588/1  
Gmina: 041104\_2 Osiećciny  
Powiat: radziejowski  
Województwo: kujawsko-pomorskie  
Sytacja na dzień: 04.05.2016  
Godło mapy: 365.413.071  
Rej. GB.IV.6640.8.494.2016  
Ks. robót: 72/2016  
Układ wsp. 1965/3  
Poziom odniesienia Kronsztadt 60




Aleksandrów Kujawski ul Słowackiego 28a, tel. 54 282 6767, fax: 54 282 4582  
tel . kom. 602 196 394 www.kujawskiecentrum.pl, mail: biuro@kujawskiecentrum.pl

GEODETA

Sławomir Zajęczkowski  
upraw. zawod. nr 9959

- Oznaczenia:
- A-D - Zakres opracowania
  - ▲▲▲ - Nieprzekraczalna linia zabudowy
  - - Granica aktualizacji opracowania geodezyjnego
  - [hatched box] - Obiekty istniejące dla planowanej dobudowy
  - - Istniejące ogrodzenie terenu oczyszczalni
  - ▲ - Dojazd kolowy
  - 1 - Dobudowa wiaty stalowej dla przyczepy ciągnikowej
  - 2 - Płyta fundamentowa dla silosu na wapno
  - 3 - Dobudowa pomostu dla sitopiaskownika
  - 4 - Istniejący budynek socjalno - techniczny
  - Gi - Miejsce odwiertu geologicznego
  - RG - Rozdzielnia w pomieszczeniu gospodarczym
  - R1 - Szafa sitopiaskownika
  - R2 - Szafa rozdzielcza w pomieszczeniu prasy
  - [orange box] - Projektowane drogi dojazdowe

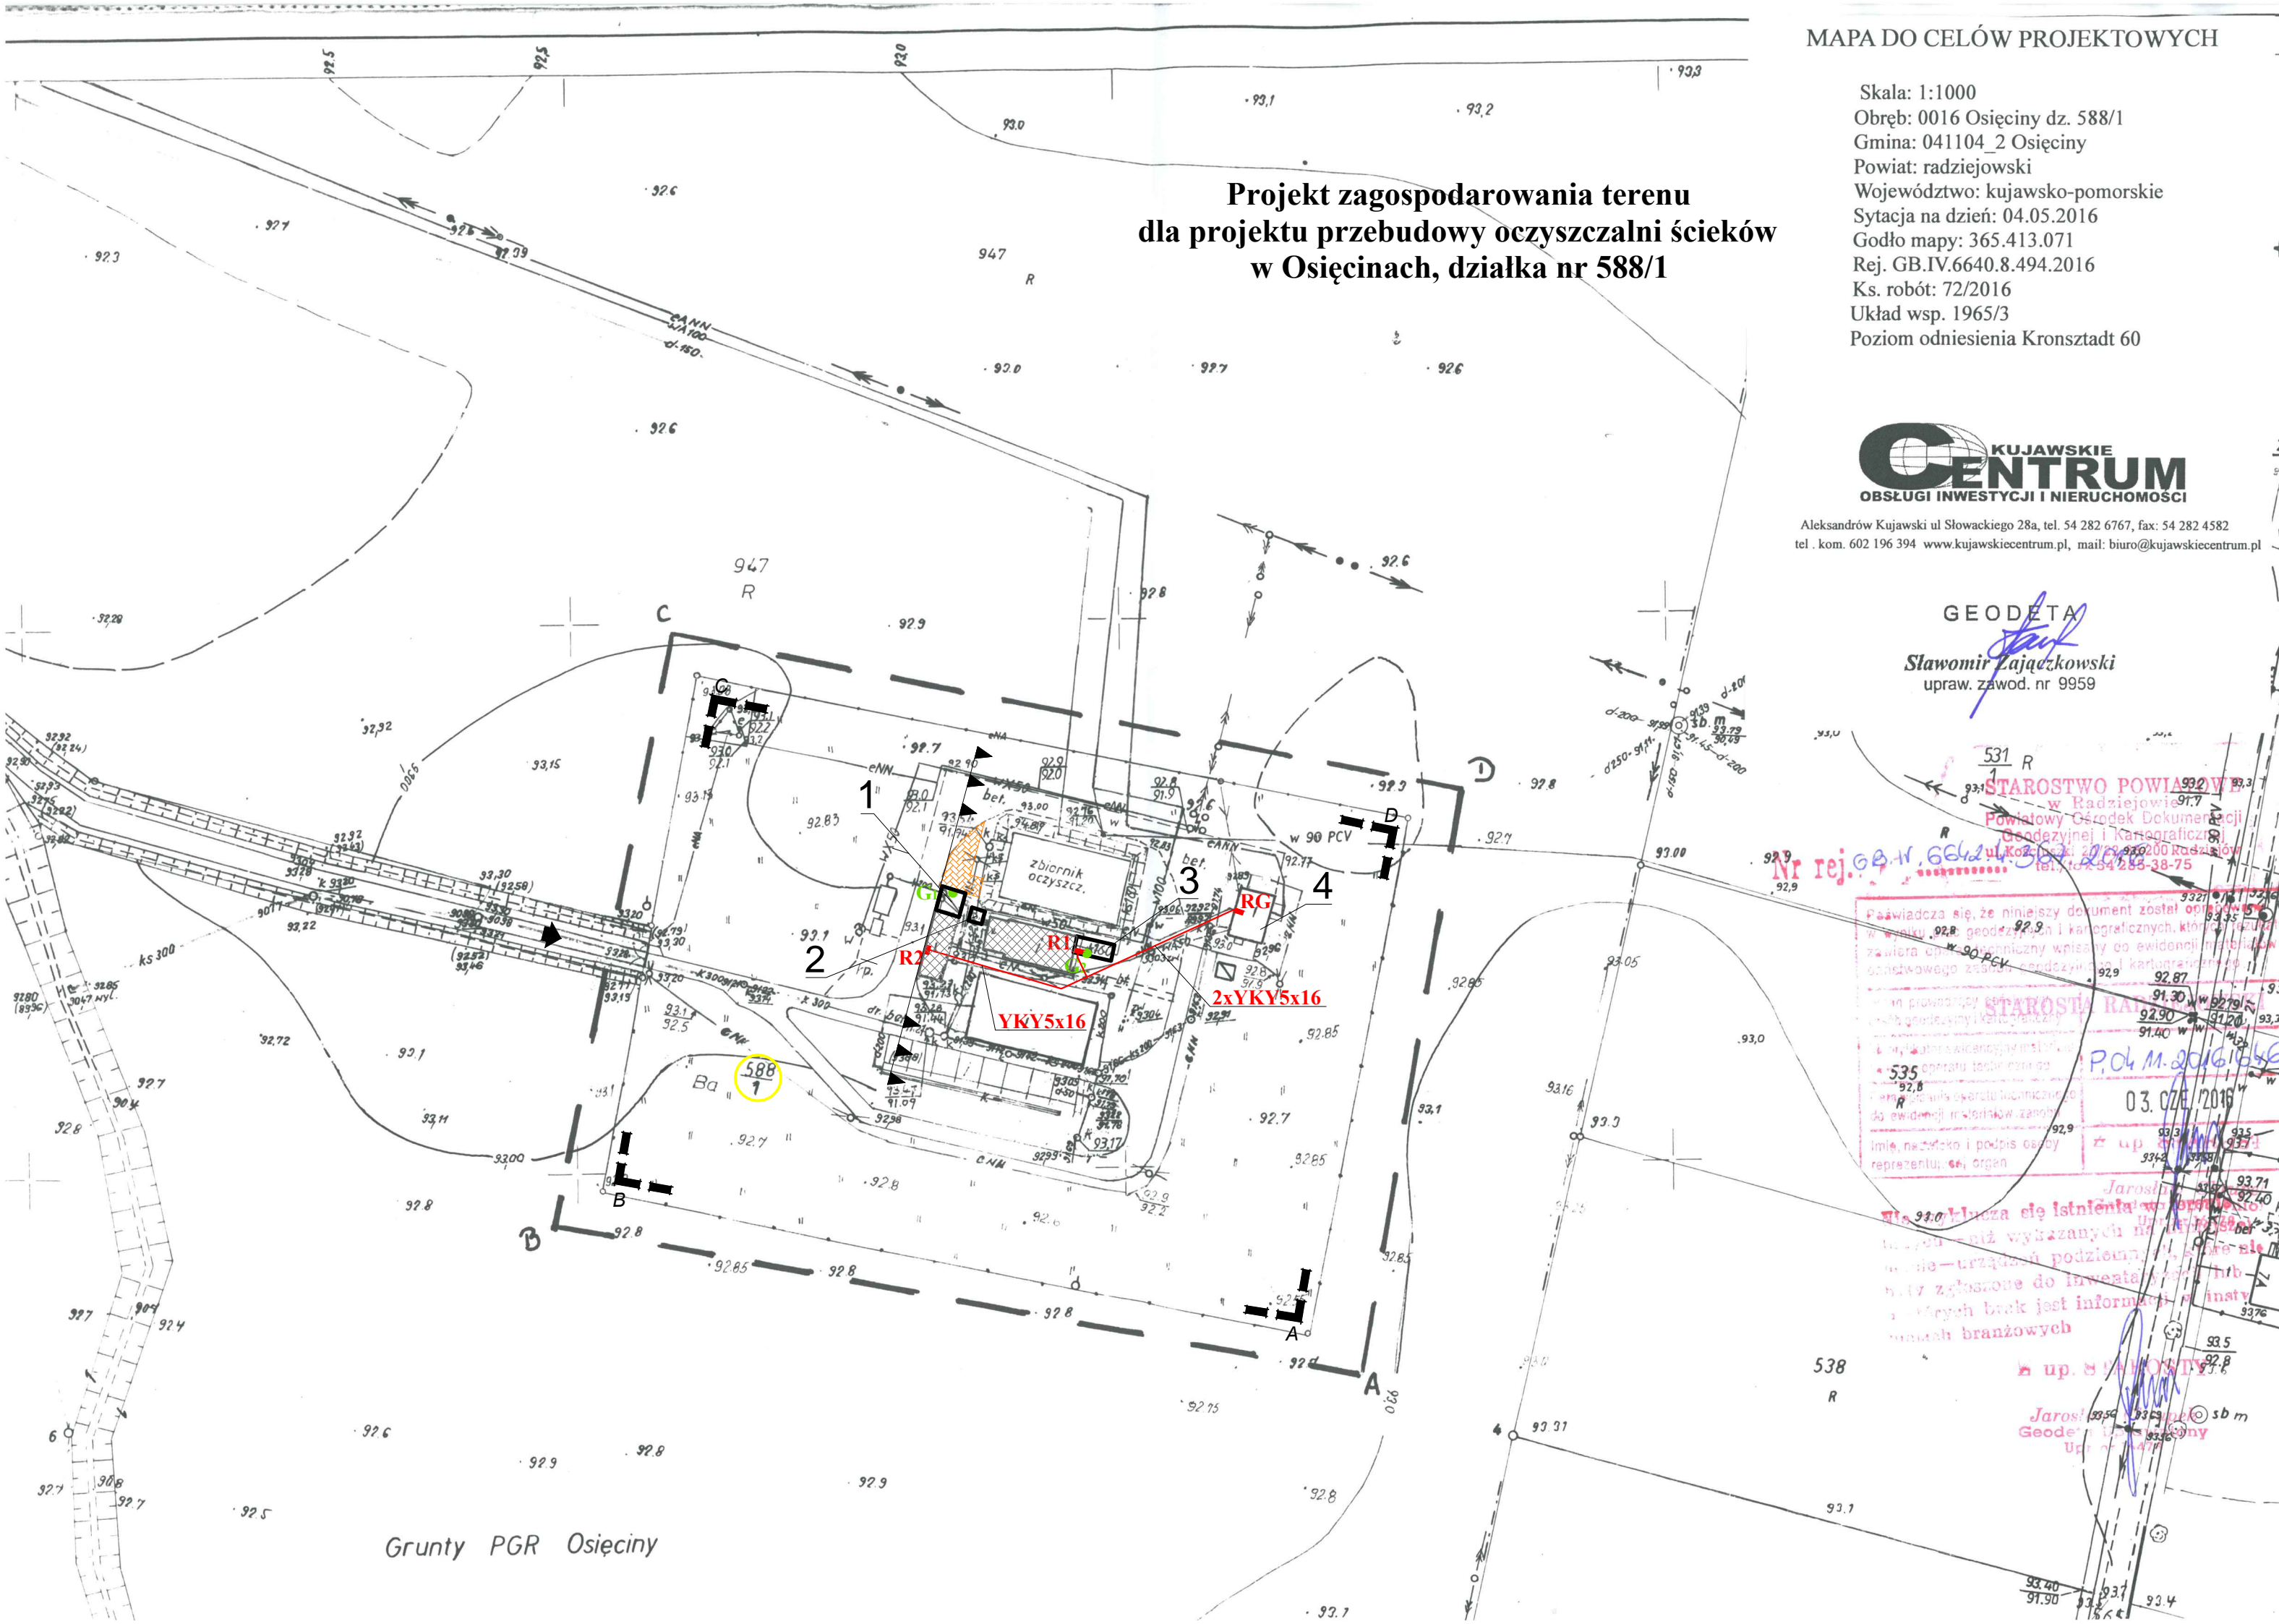

STAROSTWO POWIATOWE  
w Radziejowie  
Powiatowy Główny Dokumentacji  
Geodezyjnej i Kartograficznej  
ul. Koszalińska 200 Radziejów  
tel. 54 285 38-75

Nr rej. G. 11.6642.4.514.2016

Państwa się, że niniejszy dokument został opracowany  
w oparciu o dane geodezyjne i kartograficzne, które  
zawiera opłata techniczną wpisaną do ewidencji  
gospodarczego zasobu geodezyjnego i kartograficznego

Starosta Radziejowski  
P.O. M. 2016/1646  
03.07.2016

up. 8.9.2016

up. 8.9.2016

up. 8.9.2016

PUH "PROXIMA" Spółka z o.o. w Chodzieży PRACOWNIA PROJEKTOWA			
Zamawiający: Gmina Osiećciny ul. I Armii Wojska Polskiego 14, 88-220 Osiećciny			
Obiekt: Przebudowa istniejącej oczyszczalni ścieków w części dotyczącej wymiany urządzeń technologicznych w miejscowości Osiećciny			Skala 1:1000
	imię i nazwisko	Podpis	Data
Projektant arch.:	mgr inż. arch. Tadeusz Tylka upr. nr NN-8345/474/81		05.09.2016
Projektant br. konstr.:	inż. Krzysztof Czapczyk upr. nr WKP/0178/PWOK/05		Nr arch.
Projektant br. sanit.:	mgr inż. Tomasz Przewoźny upr. nr WKP/0149/PWOS/04		14/16
Projektant br. elektr.:	inż. Sylwester Klos upr. nr 301/75/Pw		
Tytuł rys. Projekt zagospodarowania terenu			Nr rys. 1