




LEGENA:

-  oprawa rłeciowa pojedyncza
-wymiana rur rłeciówek na LED
-  oprawa rłeciowa podwójna
-wymiana rur rłeciówek na LED
-  oprawa żarowa
-wymiana żarówek na LED

Rzut parteru instalacja oświetleniowa skala 1:100

STATUS: **PROJEKT TERMOMODERNIZACJI**



PRZEDSIĘBIORSTWO PRODUKCYJNO-HANDLOWE
KRAJAN Sp. z o.o.
Włókniewa 18
89-400 Sępólno Krajeńskie
t. 052 388 10 10
t.k. 502 48 37 21
email: krajana@inbox.com
www: www.pphkrajana.pl

INWESTOR: GMINA OSIĘCINY
UL. I ARMII WOJSKA POLSKIEGO 14
88-220 OSIĘCINY


OBIEKT: SZKOŁA PODSTAWOWA W POCIERZYNIE

LOKALIZACJA: POCIERZYN dz. nr 120/6
GMINA OSIĘCINY


TYTUŁ RYS.: RZUT PARTERU INSTALACJA OŚWIEŒLENIOWA


PROJEKTANT KONSTRUKCJA:
mgr inż. Wojciech Sierkiewicz
Upr.Nr KUP10108/PNOK/08
PROJEKTANT INSTALACJE ELEKTRYCZNE:
teoh. Ryszard Mętydo
Upr.Nr UAB -K2-7210161/90
ASYSTENT PROJEKTANTA KONSTRUKCJA:
mgr inż. Gabriela Szopka
Upr.Nr 1401/16


SKALA 1:100	NR. PROJ. /2016	NR. RYS. 1E	DATA 10.2016
----------------	--------------------	----------------	-----------------

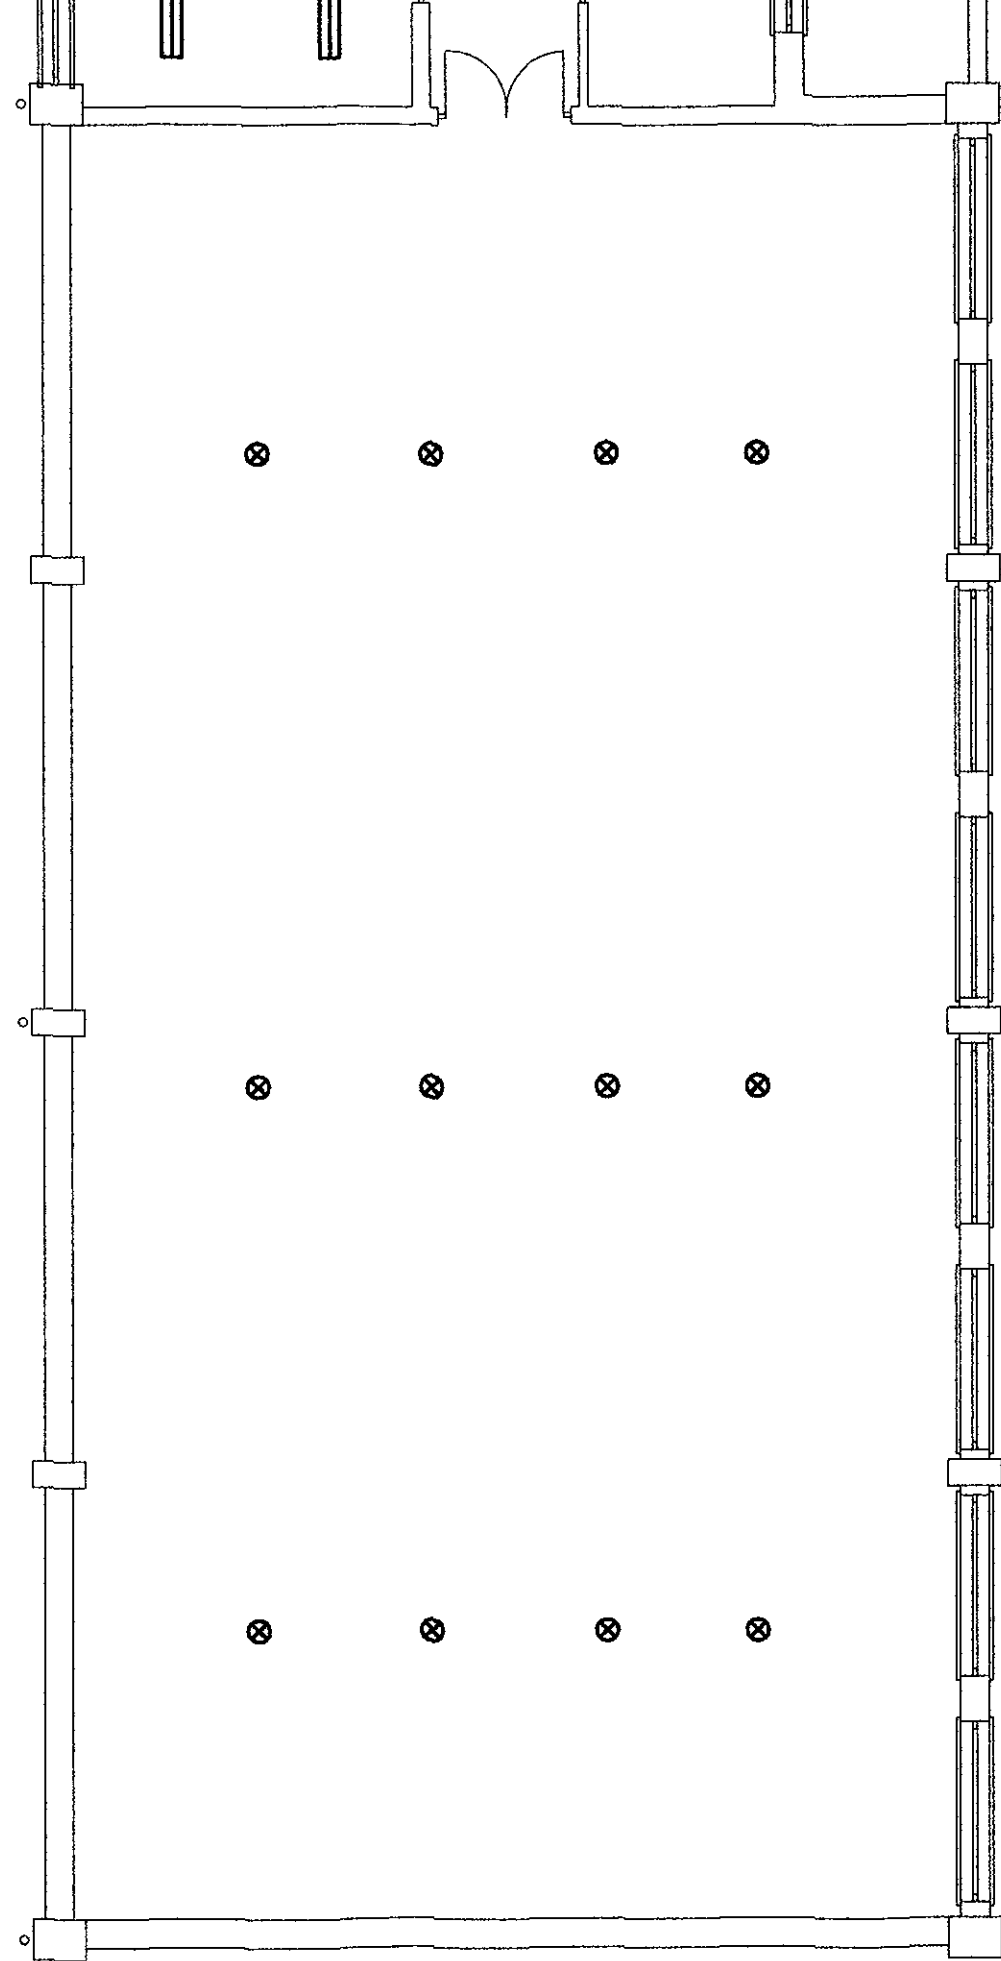

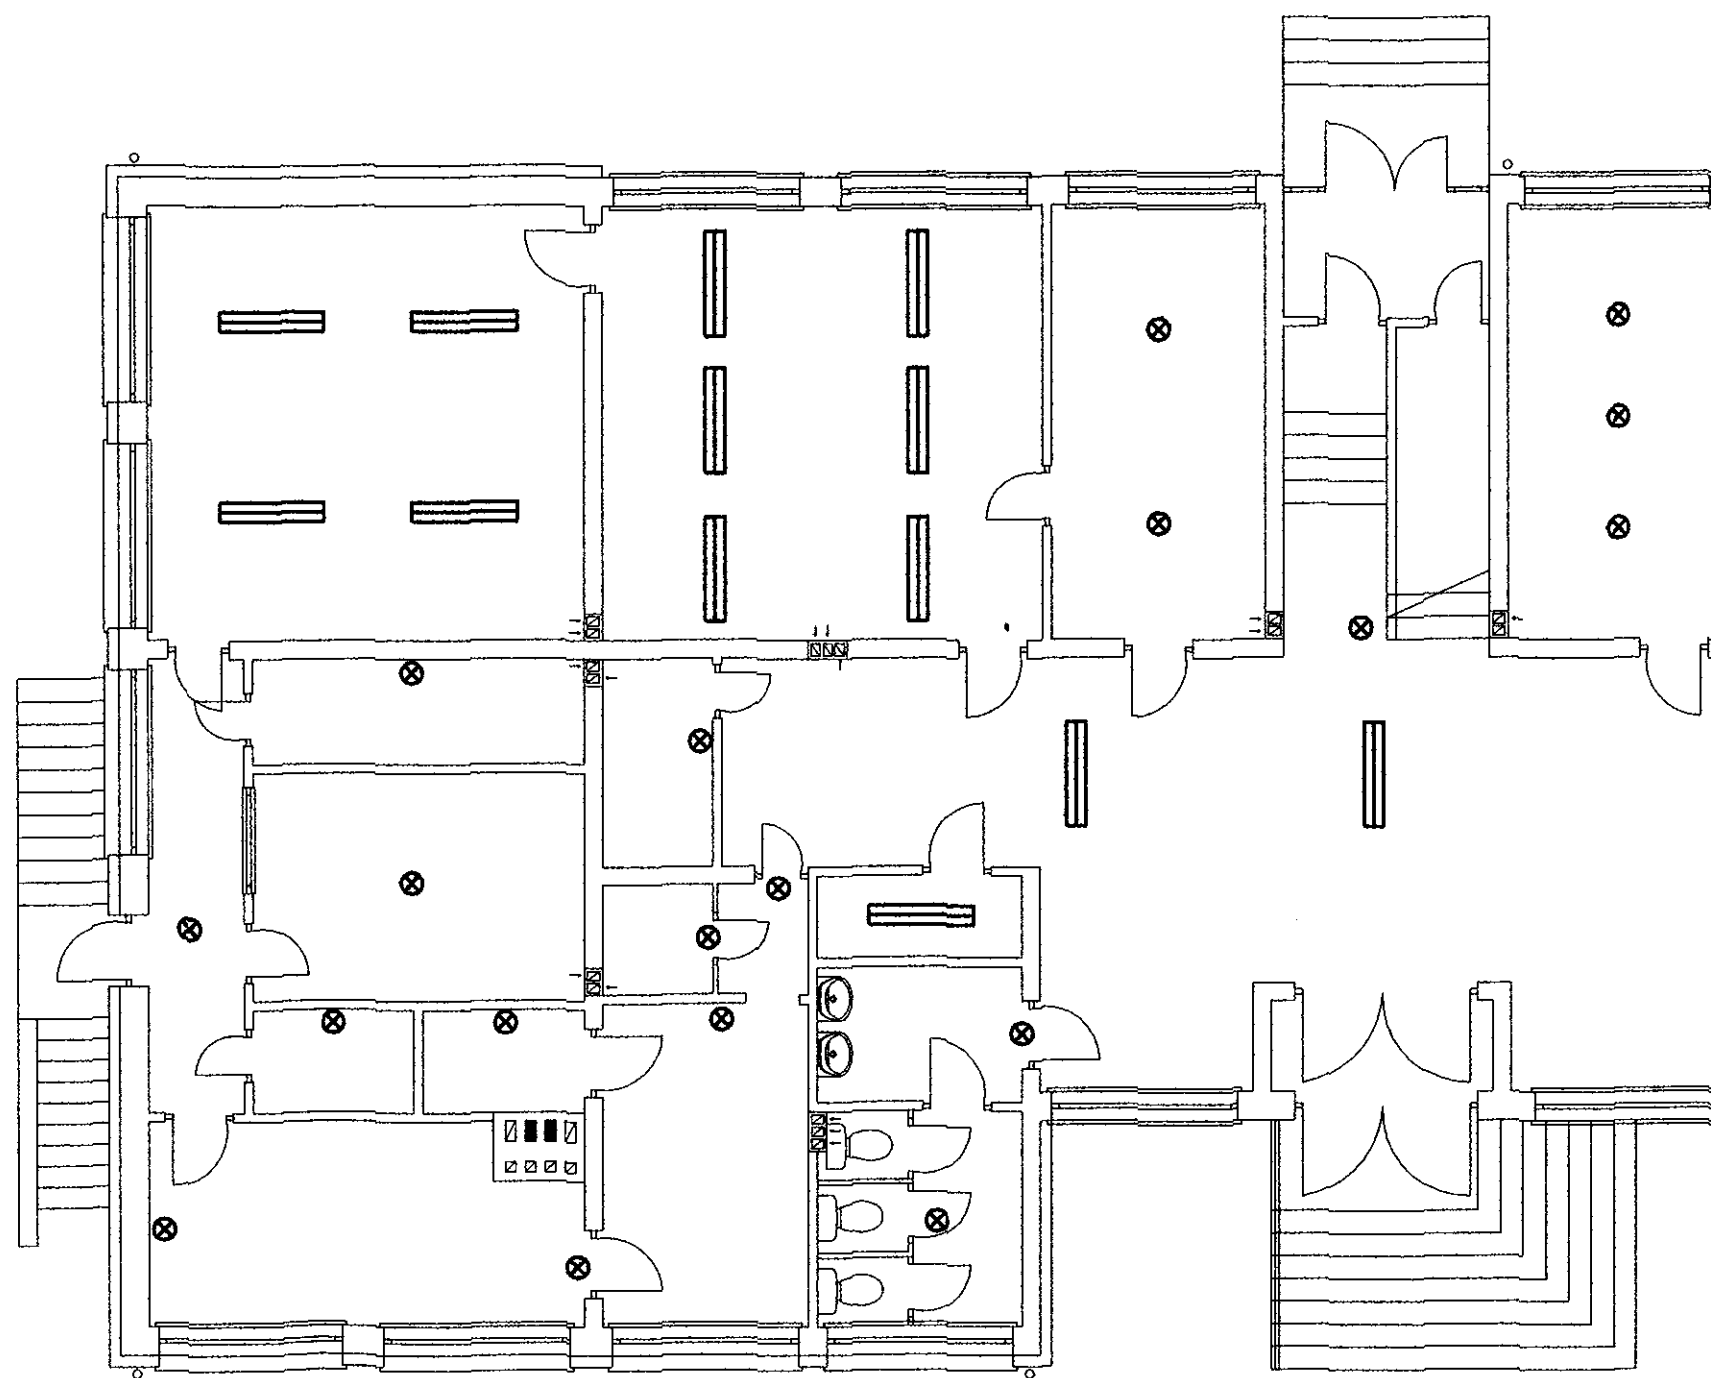


1/c

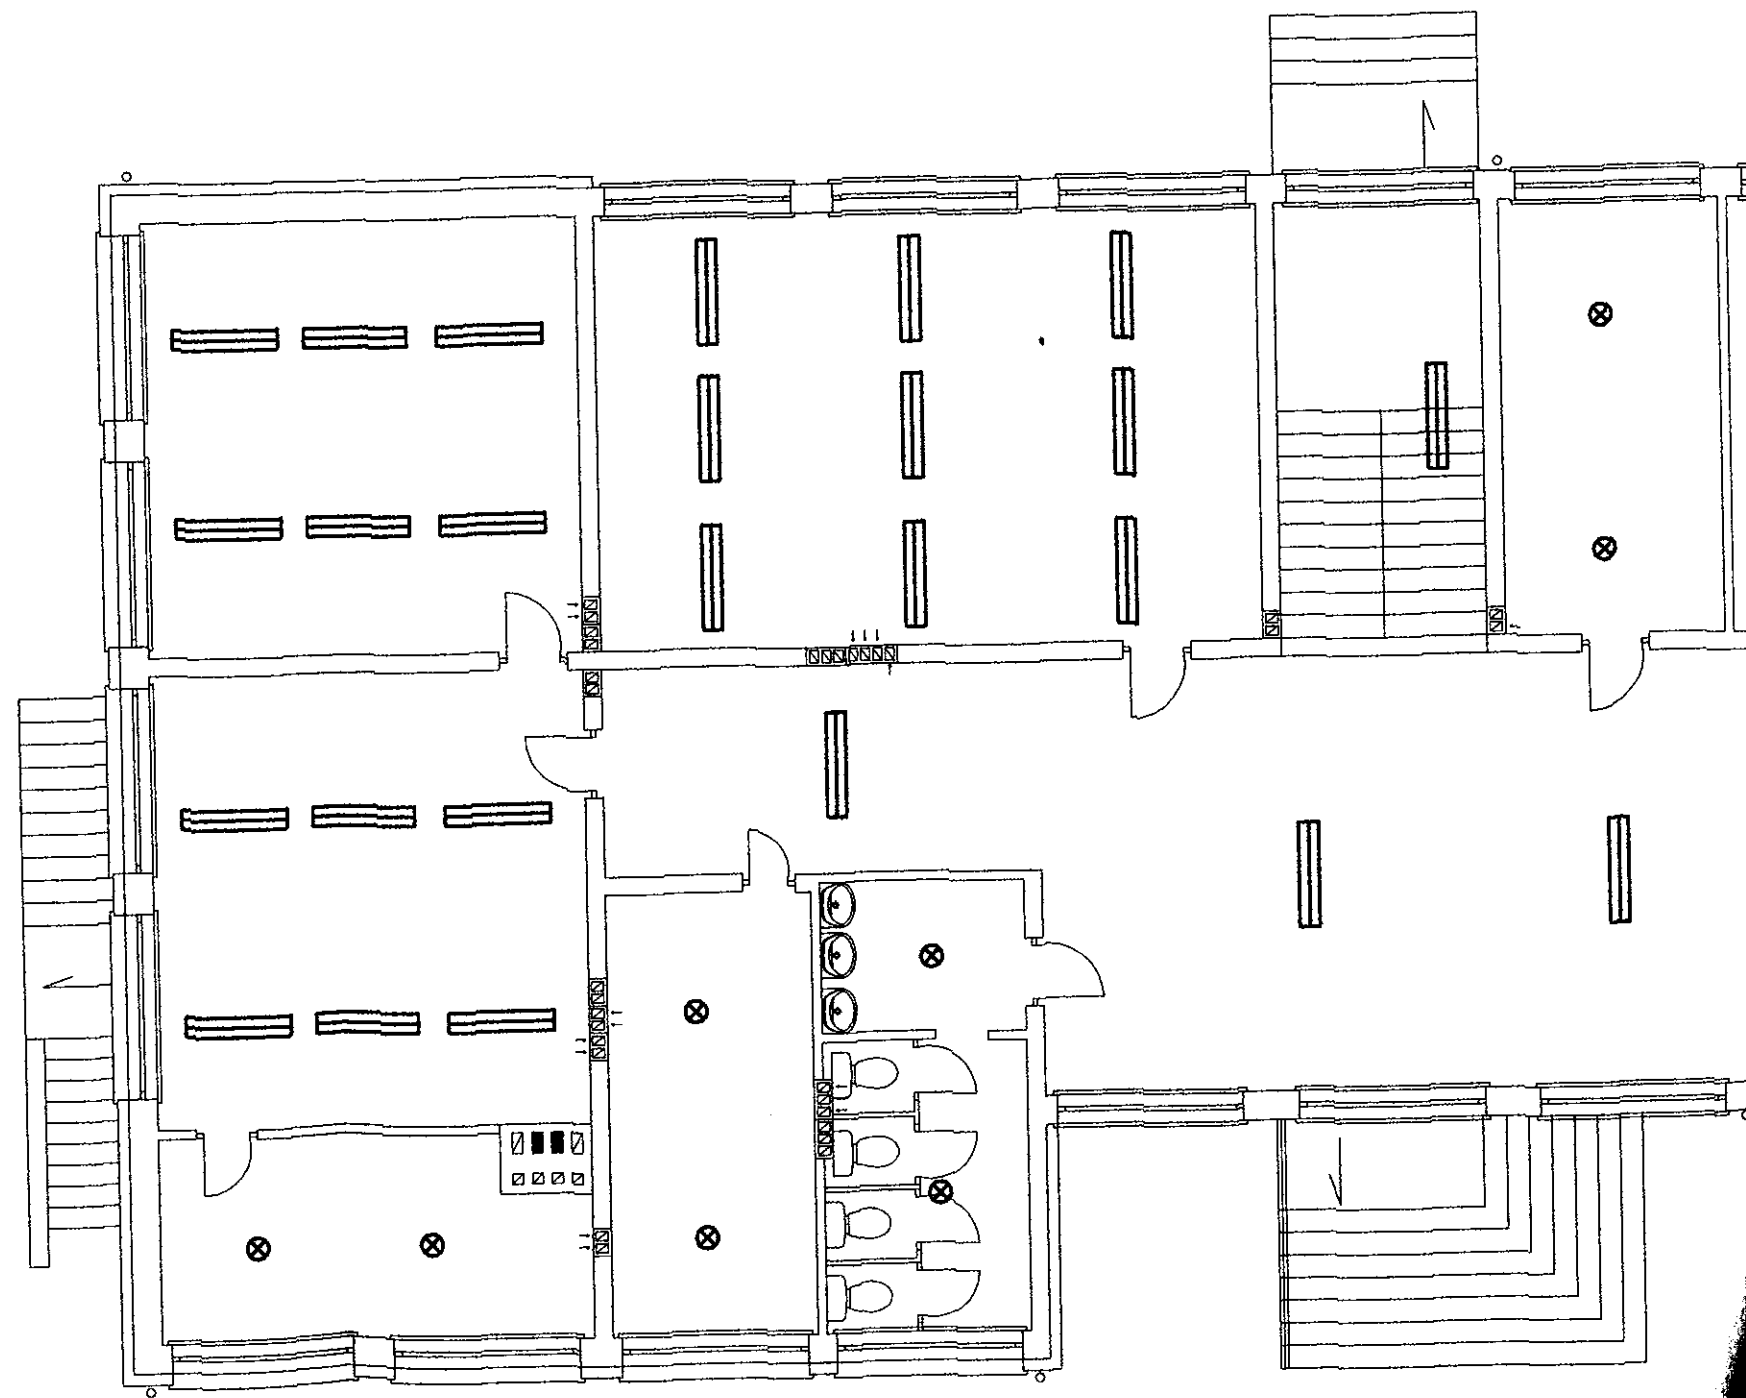

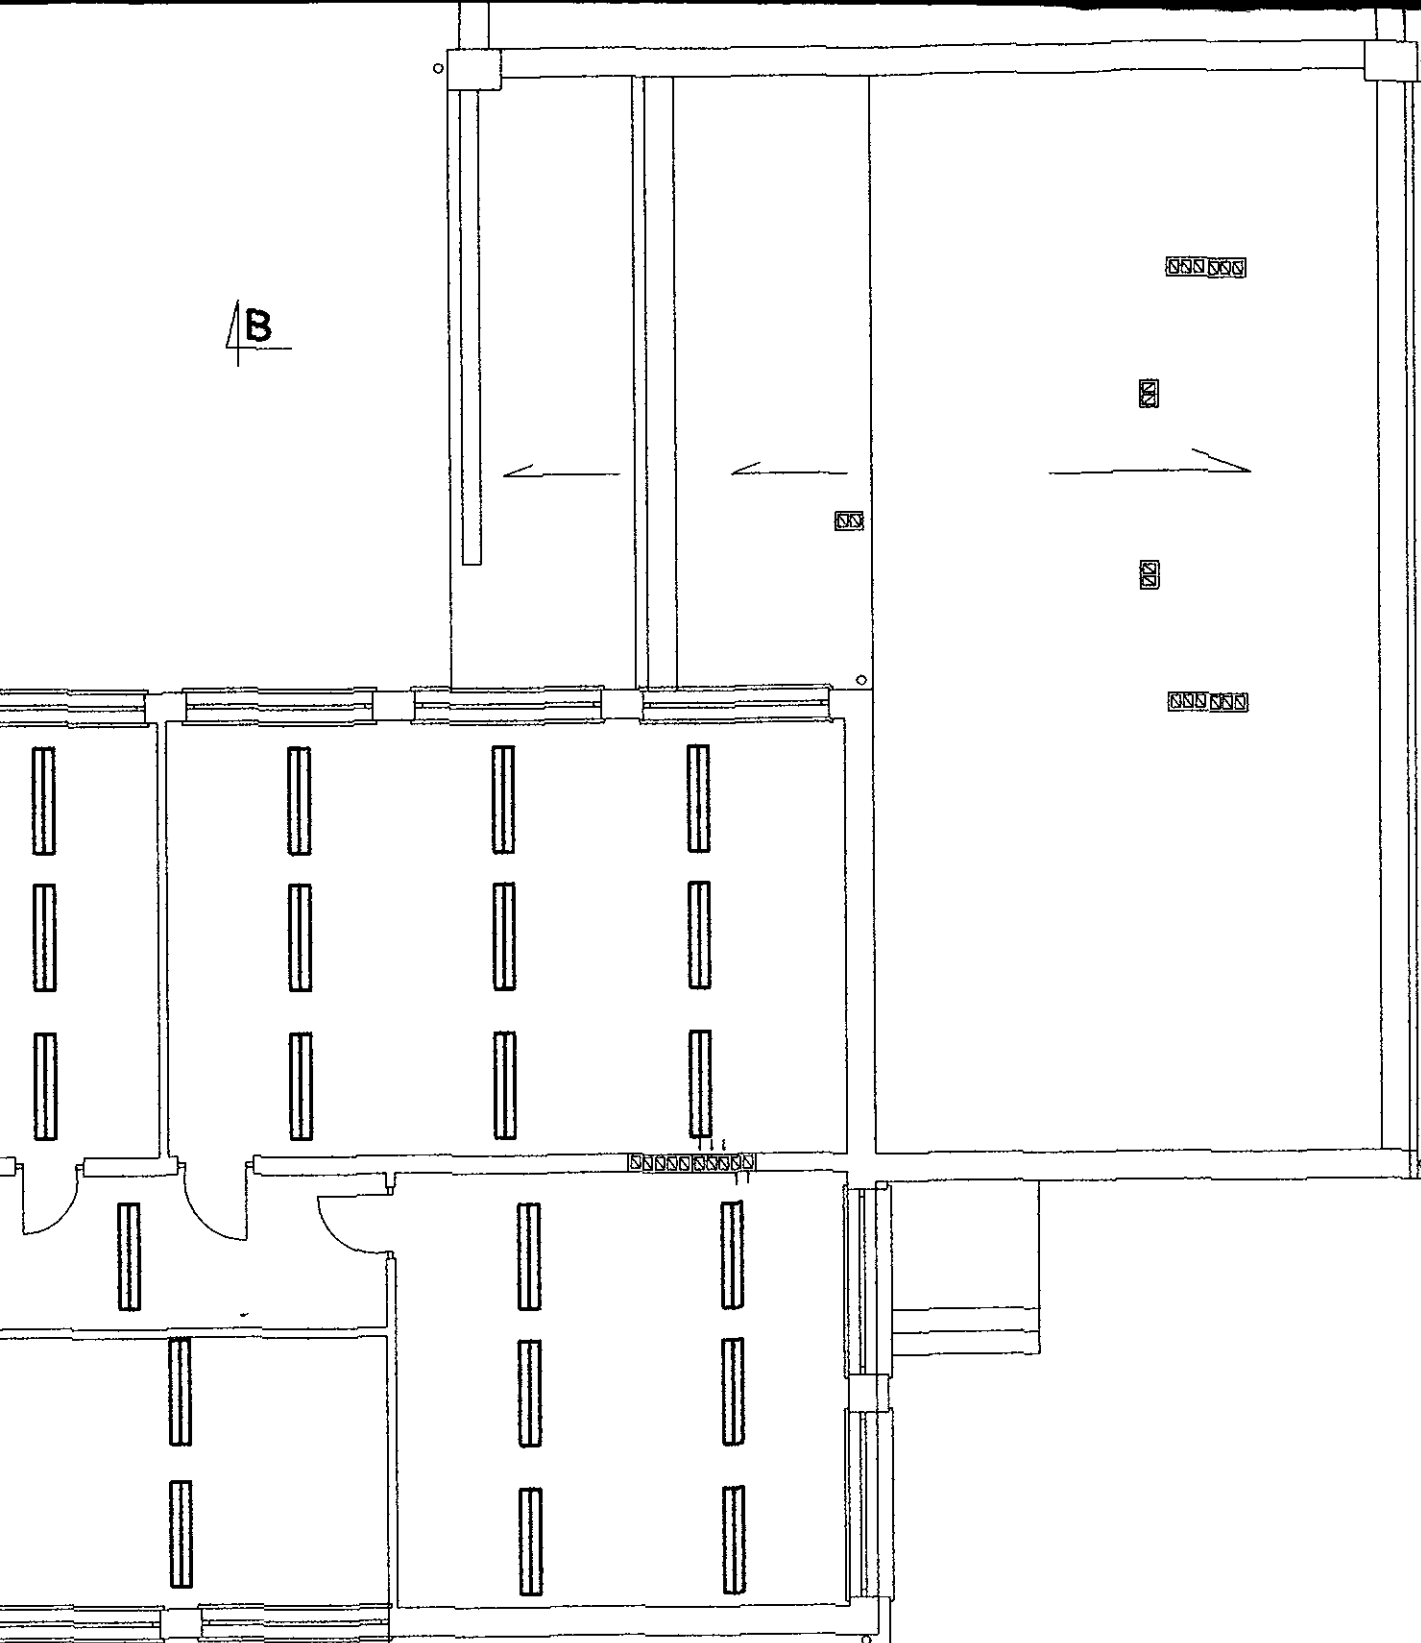




LEGENA:


-  oprawa rłeciowa pojedyncza
-wymiana rur rłeciłwek na LED
-  oprawa rłeciowa podwłjna
-wymiana rur rłeciłwek na LED
-  oprawa żarowa
-wymiana żarłłwek na LED


Rzut piłtra instalacja oświetleniowa skala 1:100

STATUS:			
PROJEKT TERMOMODERNIZACJI			
 <div> PRZEDSIĘBIORSTWO PRODUKCYJNO-HANDLOWE KRAJAN Sp. z o.o. Wiłsniewa 18 89-400 Sępłłno Krajerłskie t. 052 388 10 10 t.k. 502 48 37 21 </div> <div> email: krajan@inbox.com www: www.pphkrajan.pl </div>			
INWESTOR:		GMINA OSIĘCINY UL. I ARMII WOJSKA POLSKIEGO 14 88-220 OSIĘCINY	
OBIEKT:		SZKOLA PODSTAWOWA W POCIERZYNIE	
LOKALIZACJA:		POCIERZYN dż. nr 120/6 GMINA OSIĘCINY	
TYTUŁ RYS.:		RZUT PIŁTRA INSTALACJA OŚWIEIENIOWA	
PROJEKTANT KONSTRUKCJA: mgr inż. Włojłech Sierłkiewicz Upł.Nr KU/P10108/PVOK/08		PROJEKTANT INSTALACJE ELEKTRYCZNE: tech. Ryszard Magydo Upł.Nr UAB -KZ-7210161/60	
ASYSTENT PROJEKTANTA KONSTRUKCJA: mgr inż. Gabriela Szpłłda			
SKALA 1:100	NR. PROJ. 12016	NR. RYS. 2E	DATA 10.2016




1/c

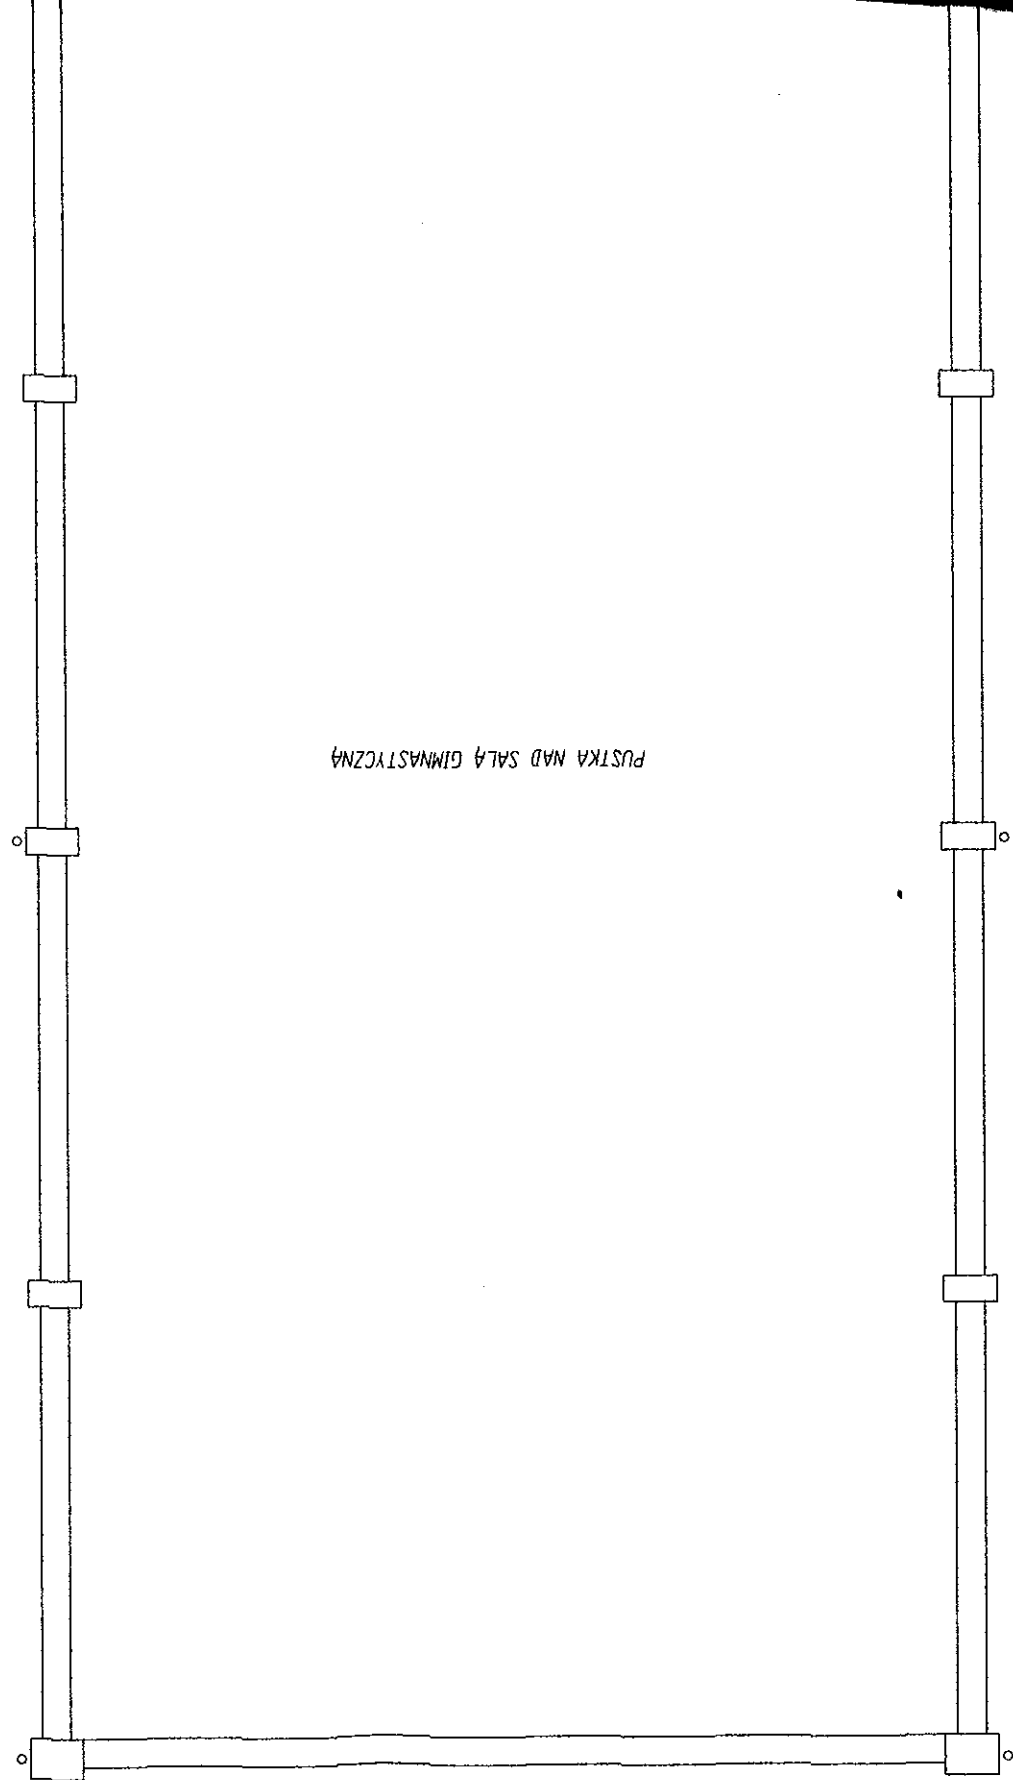PUSTKA NAD SALĄ GIMNASTYCZNĄ

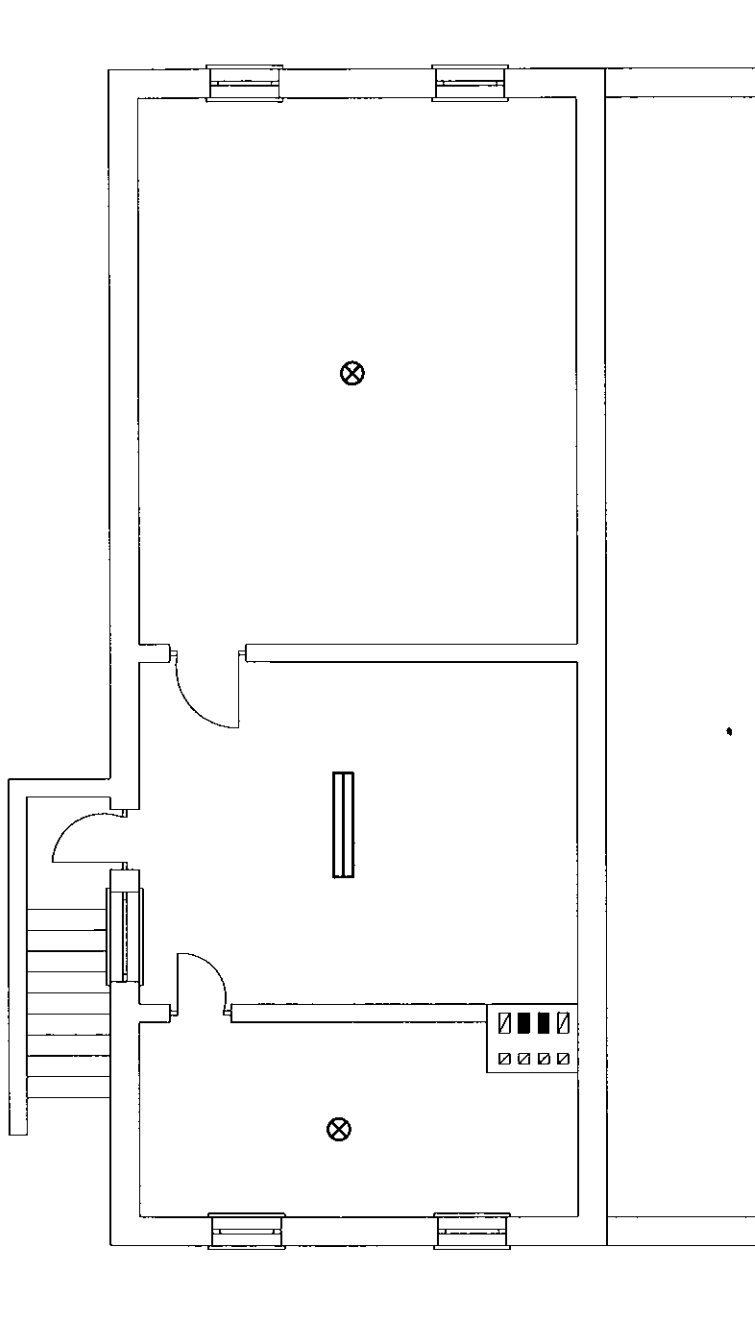

 

LEGENA:

-  oprawa ręciana pojedyncza
-wymiana rur ręcianek na LED
-  oprawa ręciana podwójna
-wymiana rur ręcianek na LED
-  oprawa żarowa
-wymiana żarówek na LED

Rzut piwnicy instalacja oświetleniowa skala 1:100

STATUS:

PROJEKT TERMOMODERNIZACJI



PRZEDSIĘBIORSTWO PRODUKCYJNO-HANDLOWE
KRAJAN Sp. z o.o.
Wiśniewa 18
89-400 Sępólno Krajeńskie
t. 052 388 10 10
t.k. 502 48 37 21
email: krajana@inbox.com
www: www.pphkrajana.pl

INWESTOR: GMINA OSIĘCINY
UL. I ARMII WOJSKA POLSKIEGO 14
88-220 OSIĘCINY

OBIEKT: SZKOŁA PODSTAWOWA W POCIERZYNIE

LOKALIZACJA: POCIERZYN dz. nr 120/6
GMINA OSIĘCINY

TYTUŁ RYS.: RZUT PIWNICY INSTALACJA OŚWIEŚLENIOWA

PROJEKTANT KONSTRUKCJA:
mgr inż. Wojciech Sienkiewicz
Upr.Nr KUP/0109/PWOK/08

PROJEKTANT INSTALACJE ELEKTRYCZNE:
tech. Ryszard Mężydło
Upr.Nr UAB -KZ-7210/161/90

ASYSTENT PROJEKTANTA KONSTRUKCJA:
mgr inż. Gabriela Szpoda

SKALA
1:100

NR. PROJ.
/2016

NR. RYS.
3E

DATA
10.2016